


### LEGENDE SANITÄRTECHNIK

	Regenwasser Grundleitung		Waschtisch (0,5 DU)
	Schmutzwasser Grundleitung		WC (2,0 DU)
	Regenwasser Hochsiedelleitung		Urinal (0,8)
	Schmutzwasser Hochsiedelleitung		Ausgussbecken (0,8 DU)
	Schmutzwasser Entlüftung		Spüle (0,8 DU)
	Bestandsleitung		Trinkwasserleitung kalt (PWC)
	Trinkwasserleitung kalt (PWC)		Trinkwasserleitung warm (PWH)
	Trinkwasserleitung warm (PWH)		Zirkulationsleitung (PWH-C)
	Zirkulationsleitung (PWH-C)		Angaben Fließrichtung nach oben / von oben nach unten / von unten durchgehend
	Strangentlüftung		Strangentlüftung Ende / Beginn
	Strangentlüftung durchgehend		Strangentlüftung durchgehend
	SW5		RW1
	Strangnummer SW / RW		

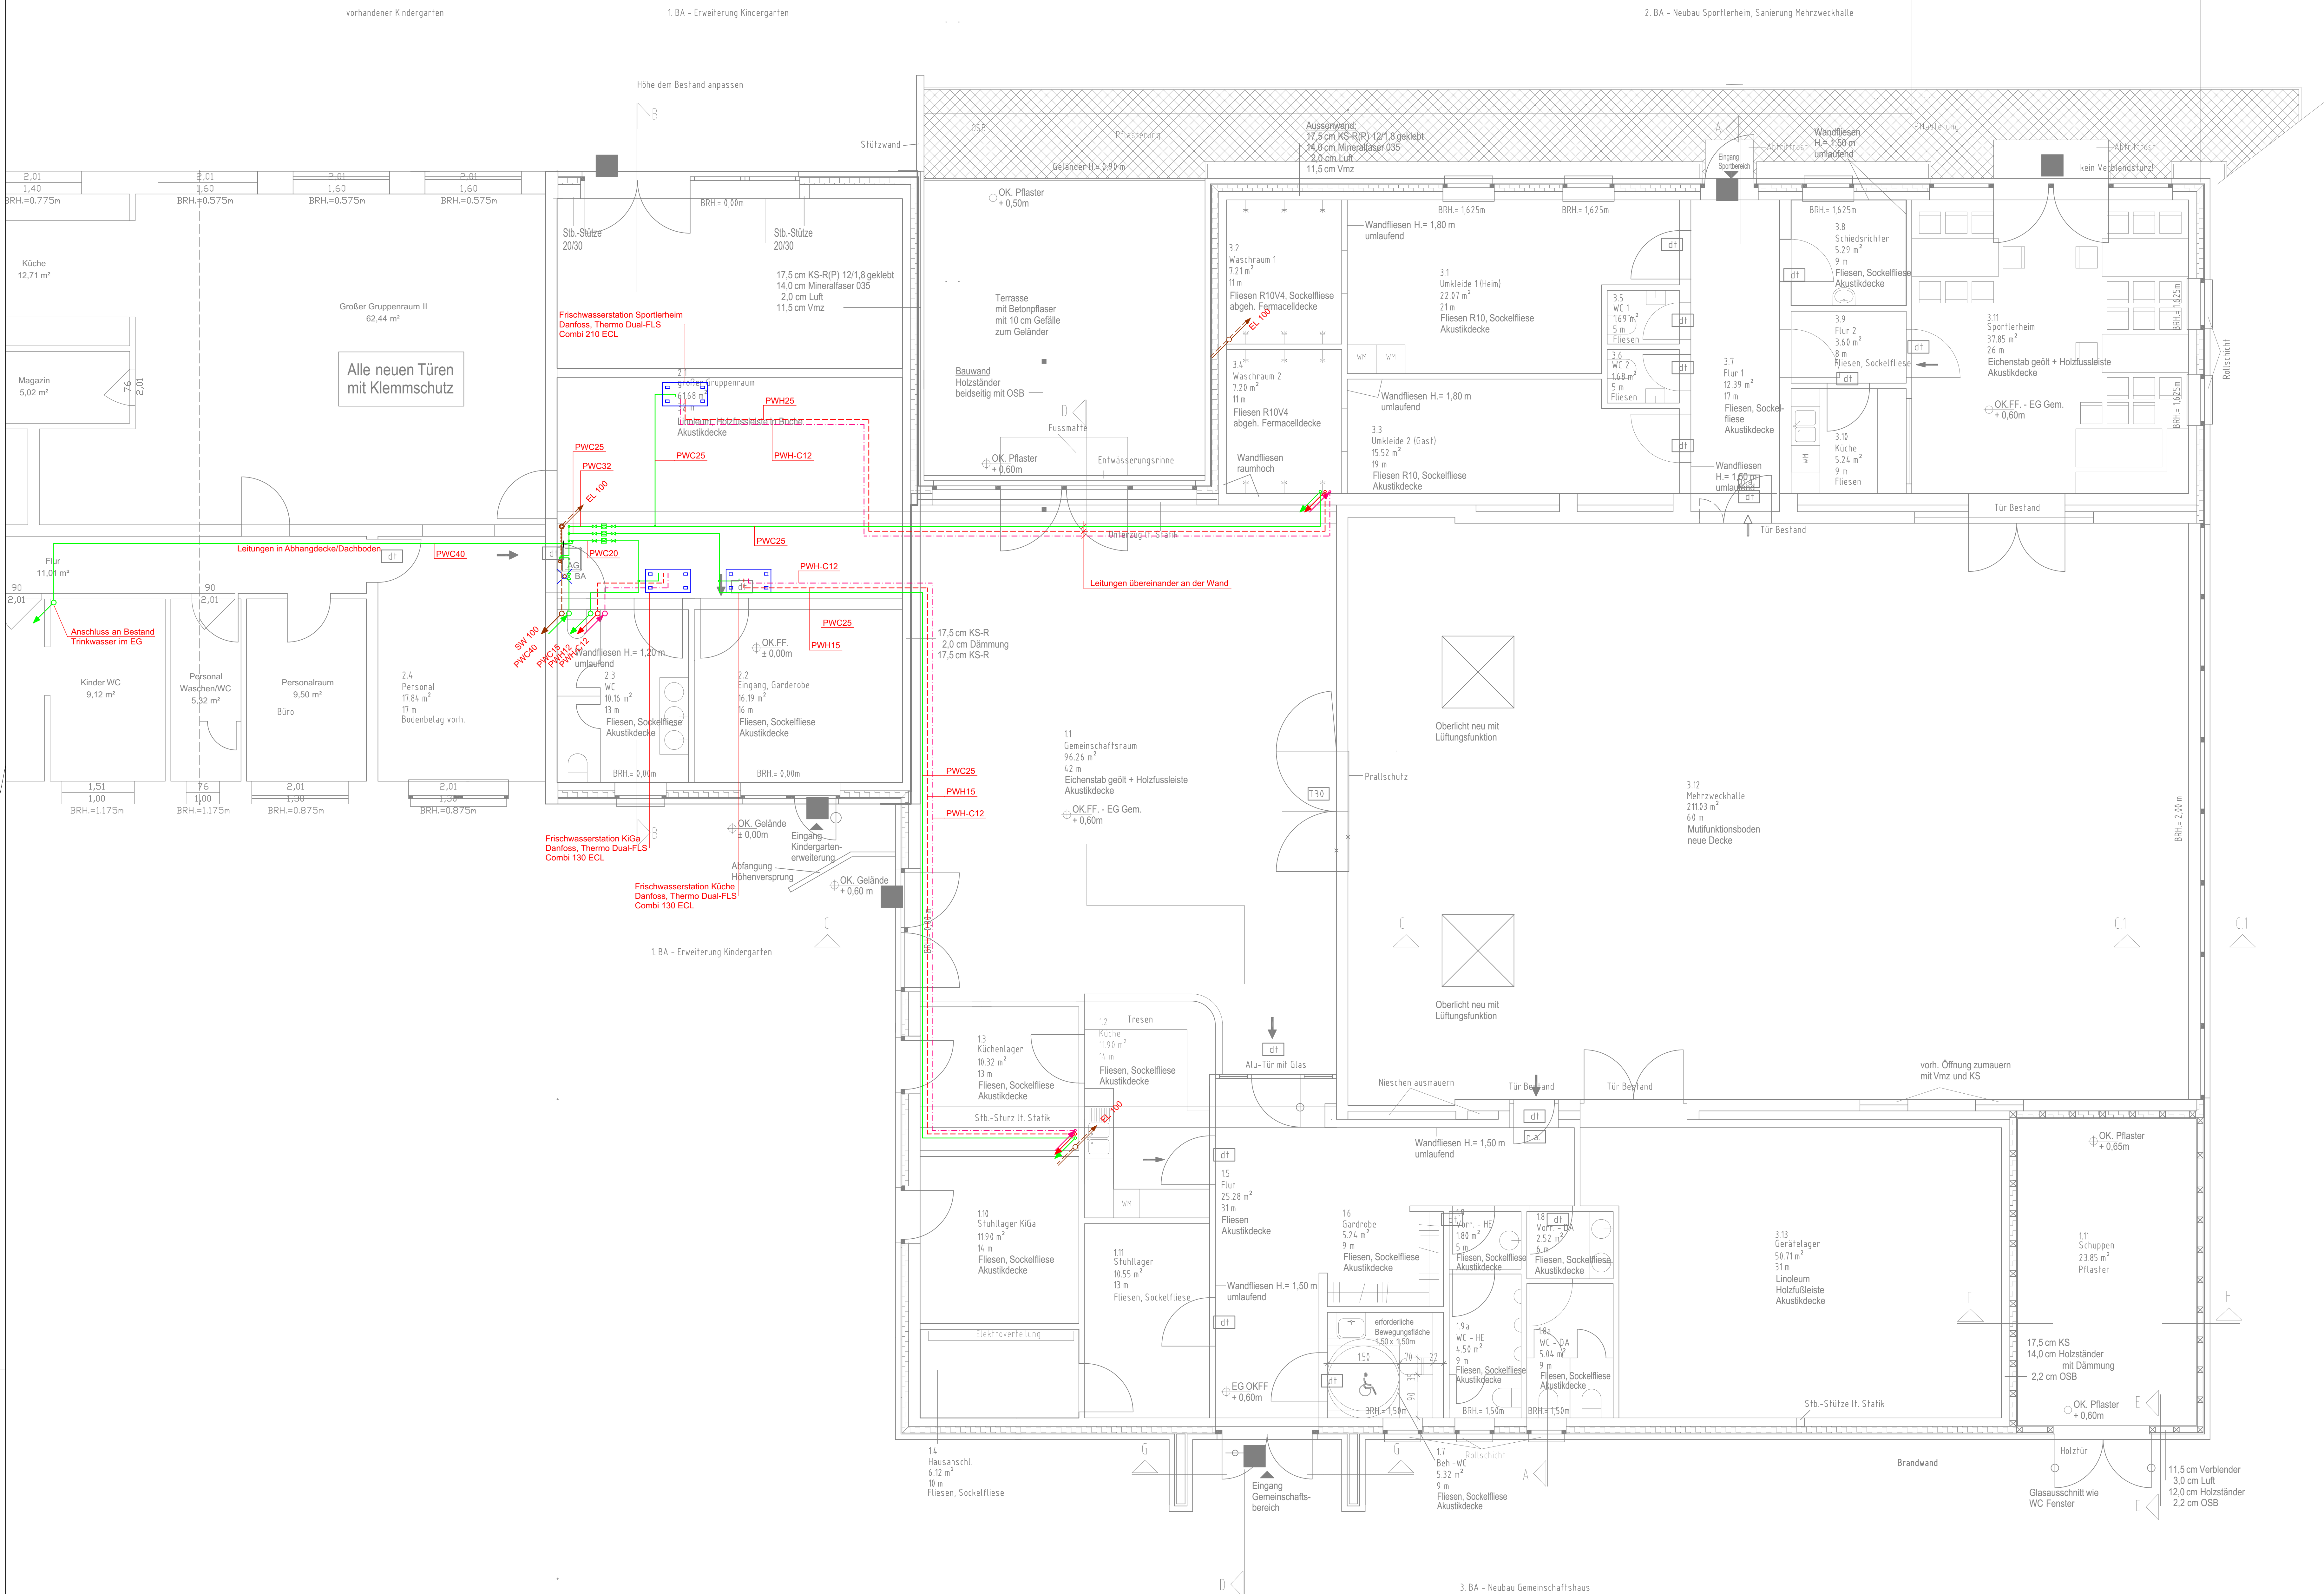

2. BA - Neubau Sportlerheim, Sanierung Mehrzweckhalle

3. BA - Neubau Gemeinschaftshaus

<b>Grundriss Erdgeschoss</b>	
Bauvorhaben: Neubau des Gemeinschaftshauses und Sanierung der Mehrzweckhalle	
Bauherr: Gemeinde Travenbrück	
Bauort: 23843 Tralau, Schulstraße 29	
Architekturbüro Hinrich Rickmers Höter Berg 21, 23843 Bad Oldesloe T 04531-8884828, F 04531-8801333 info@architektur-rickmers.de	Datum: 07.11.2017 AZ: 15 - 32 Blatt-Nr.: DINA 3

VORABZUG																				
<table border="1"> <tr> <th>Index</th> <th>Datum</th> <th>Änderung</th> <th>Bearbeiter</th> <th>Zechner</th> </tr> <tr> <td> </td> <td> </td> <td> </td> <td> </td> <td> </td> </tr> </table>	Index	Datum	Änderung	Bearbeiter	Zechner						<table border="1"> <tr> <td> <b>IPG</b> Ing.-Planung Gebäudetechnik GbR Vollrathweg 3, 23841 Bad Oldesloe Tel: 04532-28 64 00, Fax: 04532-28 64 09 www.ipg-planung-gebuedetechnik.de </td> <td> <b>PEX</b> Planungsbüro Elektrotechnik Xiros Altena-Straße 21, 23103 Kiel Tel: 0431-22 01 555, Fax: 0431-22 01 556 www.planung-ebt.de </td> <td> Datum: 13.03.2018  Maßstab: 1:50  Bearbeiter/Zechner: OIKG </td> </tr> <tr> <td colspan="2"> Auftraggeber: Gemeinde Travenbrück, Amt Bad Oldesloe Mewestraße 22-24, 23843 Bad Oldesloe </td> <td> Datum: 00_S_DB  Zeichnungs-Nr.: 1707.115.101  Index: --  Format: A0 </td> </tr> <tr> <td colspan="2"> Bauvorhaben: Neubau des Gemeinschaftshauses und Sanierung der Mehrzweckhalle Schulstraße 29, 23843 Tralau </td> <td> Bezeichnung: <b>Ausführungszeichnung</b> Sanitär Dachboden </td> </tr> </table>	<b>IPG</b> Ing.-Planung Gebäudetechnik GbR Vollrathweg 3, 23841 Bad Oldesloe Tel: 04532-28 64 00, Fax: 04532-28 64 09 www.ipg-planung-gebuedetechnik.de	<b>PEX</b> Planungsbüro Elektrotechnik Xiros Altena-Straße 21, 23103 Kiel Tel: 0431-22 01 555, Fax: 0431-22 01 556 www.planung-ebt.de	Datum: 13.03.2018 Maßstab: 1:50 Bearbeiter/Zechner: OIKG	Auftraggeber: Gemeinde Travenbrück, Amt Bad Oldesloe Mewestraße 22-24, 23843 Bad Oldesloe		Datum: 00_S_DB Zeichnungs-Nr.: 1707.115.101 Index: -- Format: A0	Bauvorhaben: Neubau des Gemeinschaftshauses und Sanierung der Mehrzweckhalle Schulstraße 29, 23843 Tralau		Bezeichnung: <b>Ausführungszeichnung</b> Sanitär Dachboden
Index	Datum	Änderung	Bearbeiter	Zechner																
<b>IPG</b> Ing.-Planung Gebäudetechnik GbR Vollrathweg 3, 23841 Bad Oldesloe Tel: 04532-28 64 00, Fax: 04532-28 64 09 www.ipg-planung-gebuedetechnik.de	<b>PEX</b> Planungsbüro Elektrotechnik Xiros Altena-Straße 21, 23103 Kiel Tel: 0431-22 01 555, Fax: 0431-22 01 556 www.planung-ebt.de	Datum: 13.03.2018 Maßstab: 1:50 Bearbeiter/Zechner: OIKG																		
Auftraggeber: Gemeinde Travenbrück, Amt Bad Oldesloe Mewestraße 22-24, 23843 Bad Oldesloe		Datum: 00_S_DB Zeichnungs-Nr.: 1707.115.101 Index: -- Format: A0																		
Bauvorhaben: Neubau des Gemeinschaftshauses und Sanierung der Mehrzweckhalle Schulstraße 29, 23843 Tralau		Bezeichnung: <b>Ausführungszeichnung</b> Sanitär Dachboden																		